



专业 Discipline	签署 Signature	专业 Discipline	签署 Signature	专业 Discipline	签署 Signature
总图	CI	给水排水	PL	电气	EL
建筑	AR	空调通风	HV	自控	IC
结构	ST	工业管道	IT	通信	IT

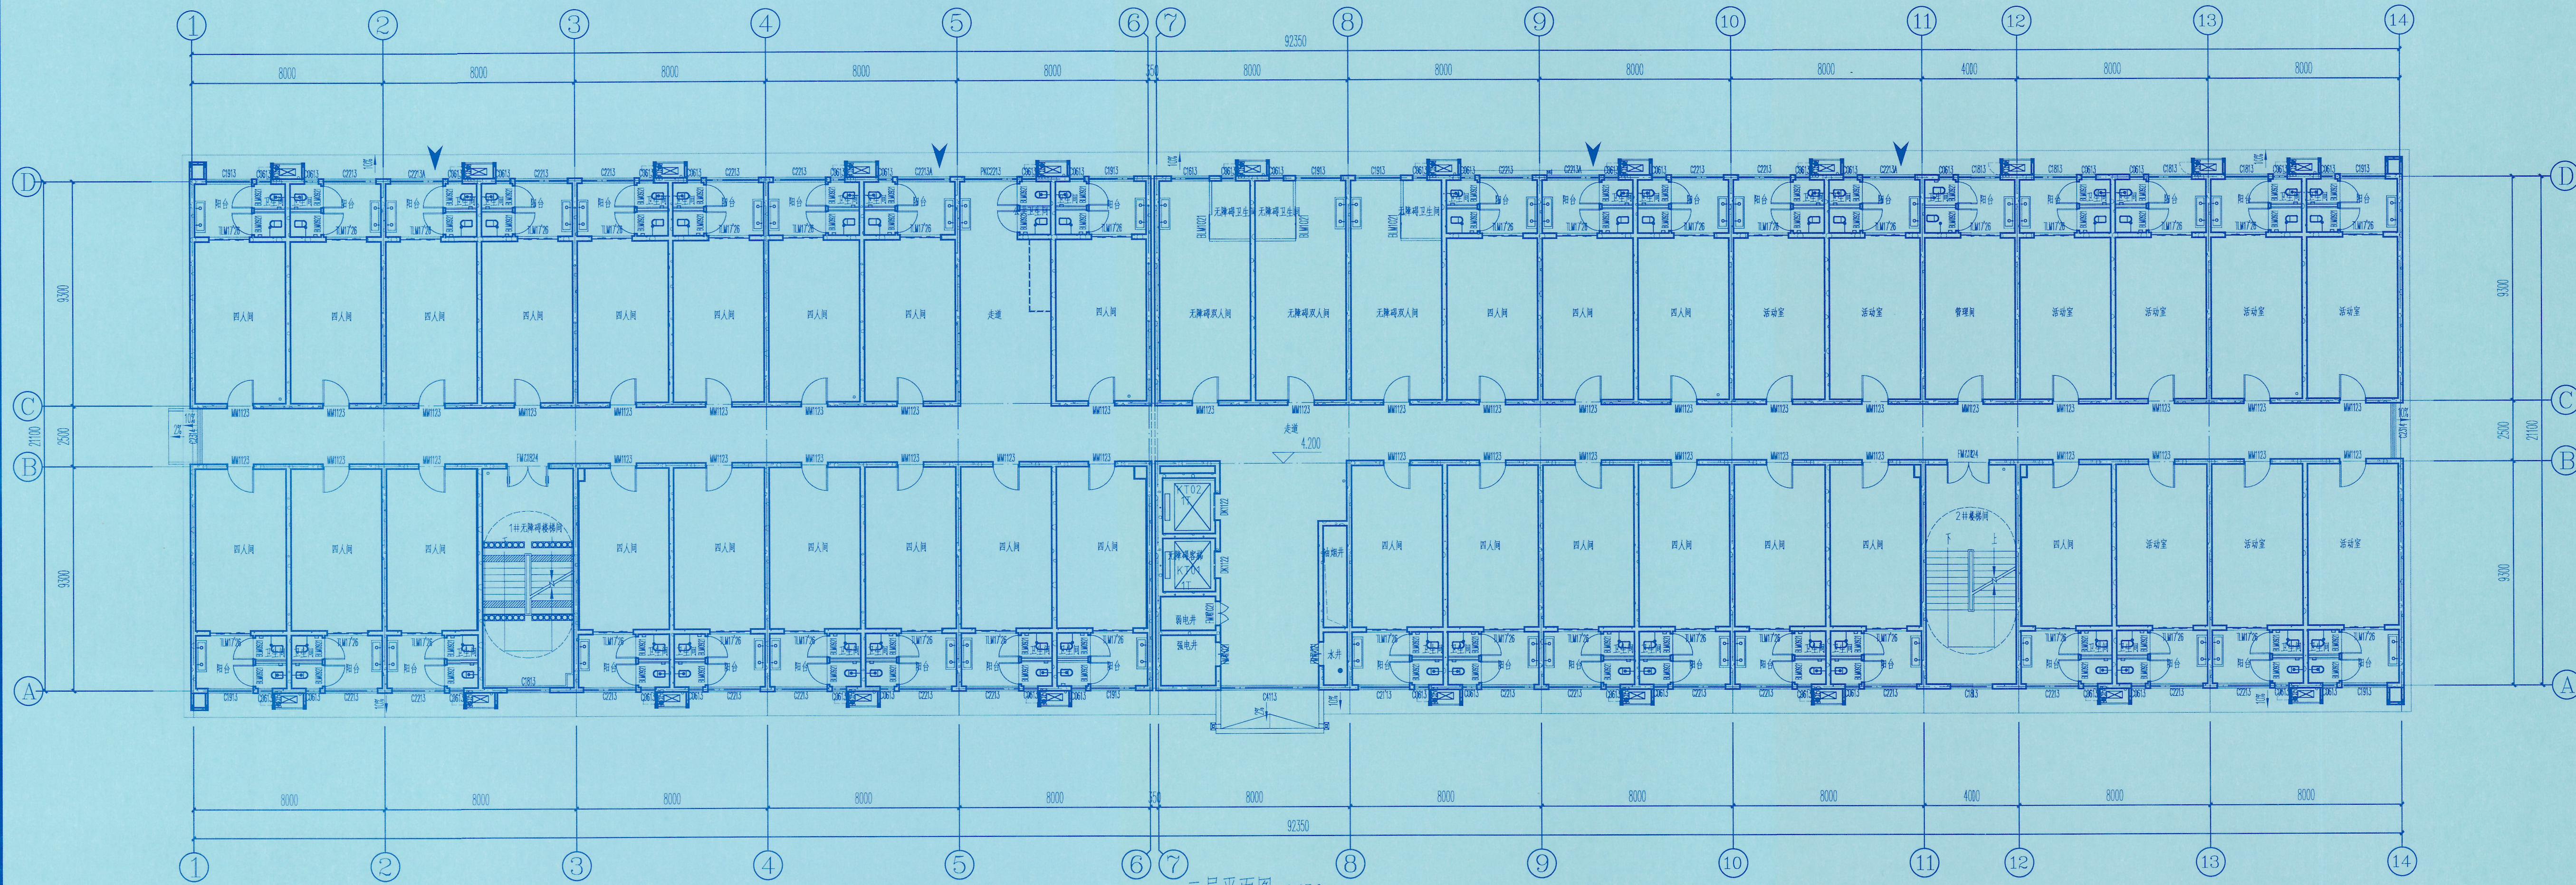

二层平面图 1:150

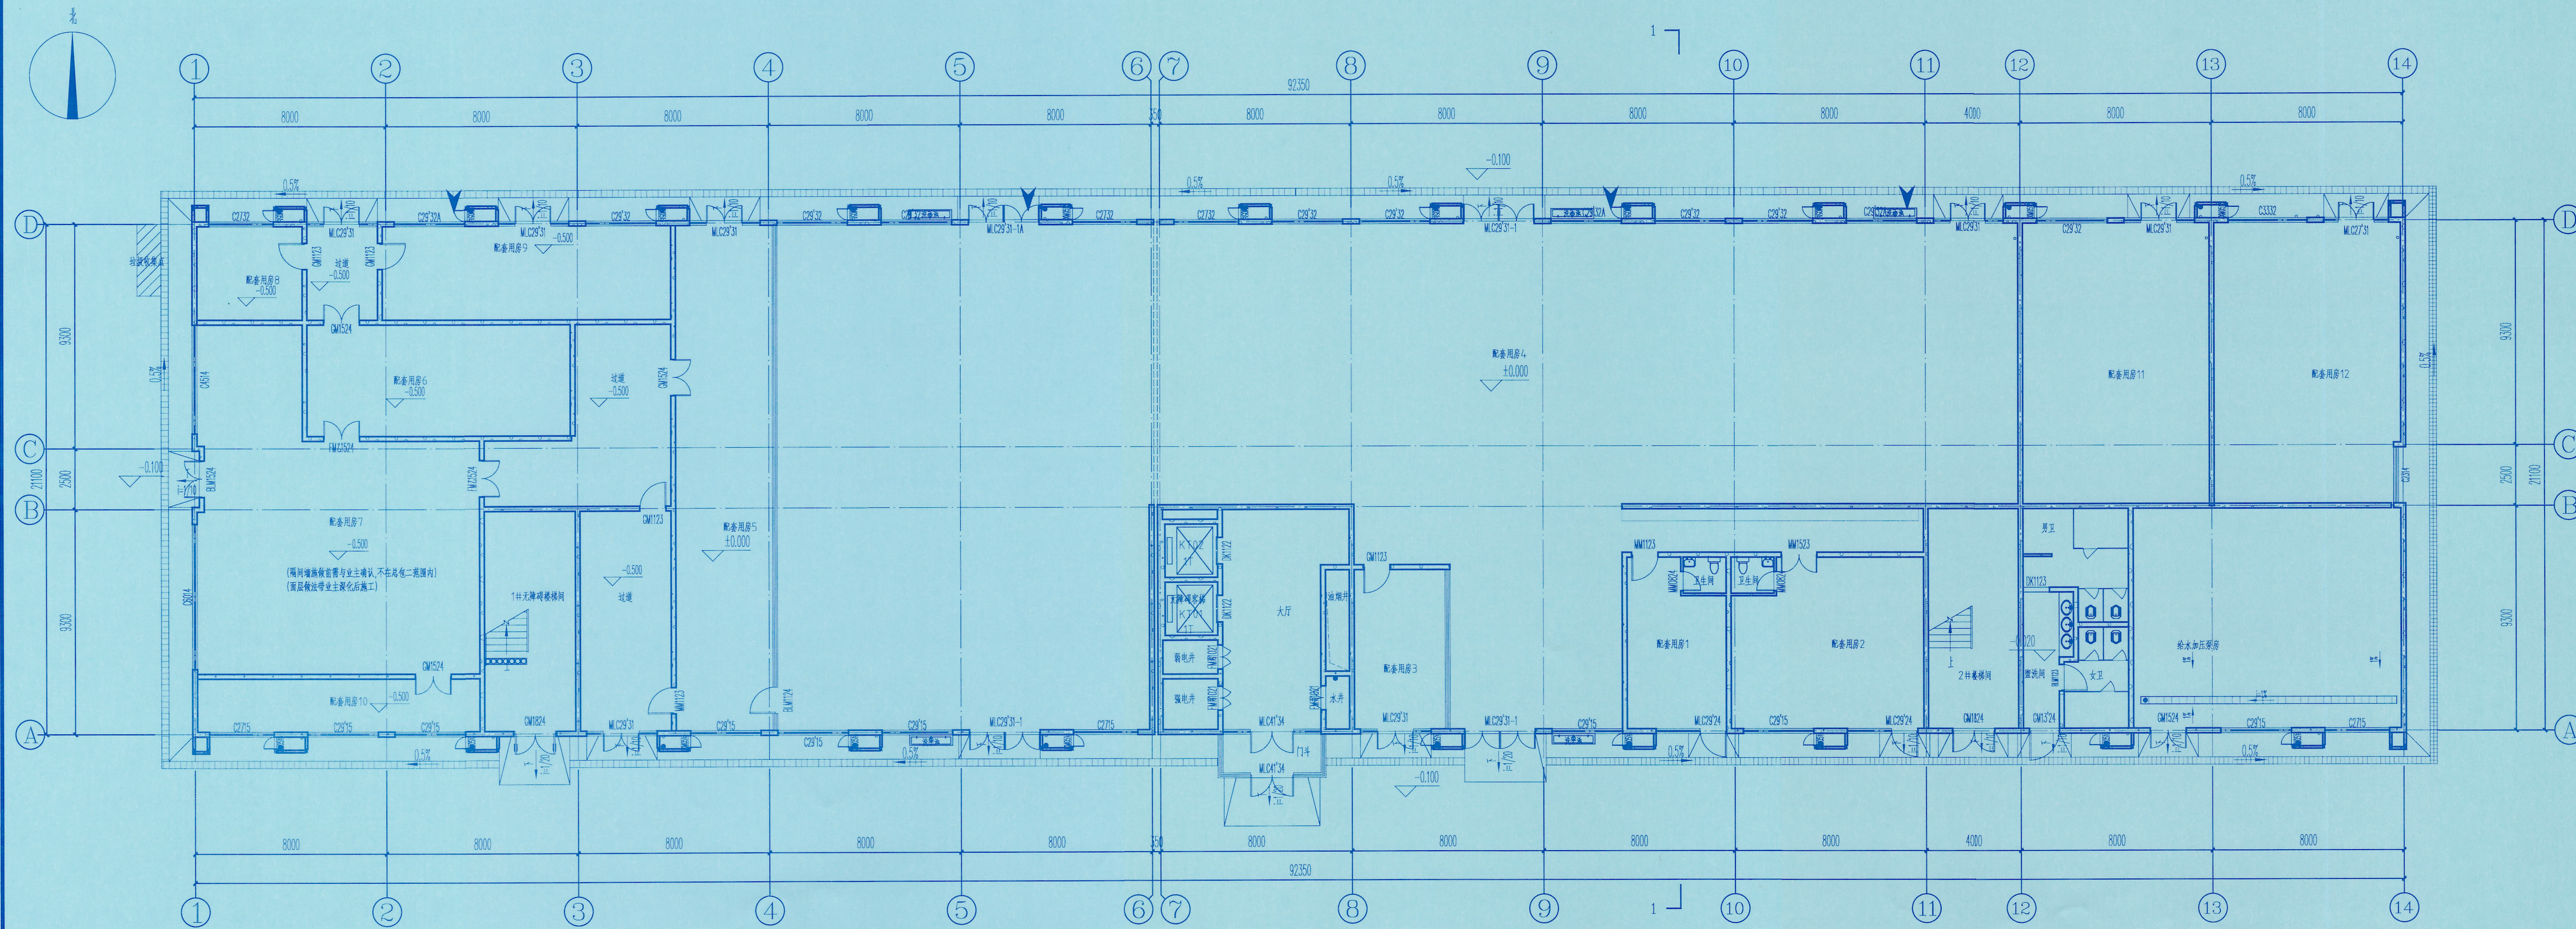

一层平面图 1:150

[illegible]

图例:  净高受限
(窗口玻璃属于玻璃并设置在室内及室外属于玻璃的永久性明显标高)

1版	方案设计	2025.3
0版	方案设计	2024.11
版本 REV.	版本说明 DESCRIPTION	日期 DATE

注册独立印章 REGISTERED STAMP

中华人民共和国一级注册建筑师

姓名：贾尹杉

注册号：5100052-073

有效期：至2025年10月



注册执业师 Professional Engineer		
出图印章 PRINT STAMP		

四川省建设工程设计出图专用章
信息产业基地第十一设计研究院科技工程股份有限公司
资质等级范围: 工程设计综合资质甲级
资质证书编号: A151000523(1) 有效期至: 2028年12月22日

设计单位 DESIGNER

 信息产业电子第十一设计研究院科技工程股份有限公司
The IT Electronics Eleventh Design & Research Institute
Scientific and Technological Engineering Corporation Ltd.
中国 成都 新华大道北林峰251号
No. 251 Shuanglin Rd. Xinhua Avenue, Chengdu, China
设计证号: A1510005623
邮编: 610021 P.C.: 610021

郑州惠科光电有限公司

项目名称 PROJECT NAME

图纸名称 DRAWING TITLE :

201 倒班宿舍
一、二层平面图

设计 Designed By	叶童飞	叶童飞	项目编号 Project No.	2023052
校对 Checked By	彭东波	彭东波	设计阶段 Des. Stage	方案设计
审核 Reviewed By	陈飞	陈飞	专业 Discipline	建筑
审定 Approved By			比例 Scale	见图
总设计师 Design Manager	郭庆	郭庆	张号 Sheet No.	01

图号	HKD-AR201-PL01-00
Drawing No.	