


专业 Discipline	签名 Signature	专业 Discipline	签名 Signature	专业 Discipline	签名 Signature	专业 Discipline	签名 Signature
制图 CI		给排水 PL		电气 EL		工艺 IE	
建筑 AR		暖通 HV		自控 IC			
结构 ST		工业管道 PP		通信 IT			

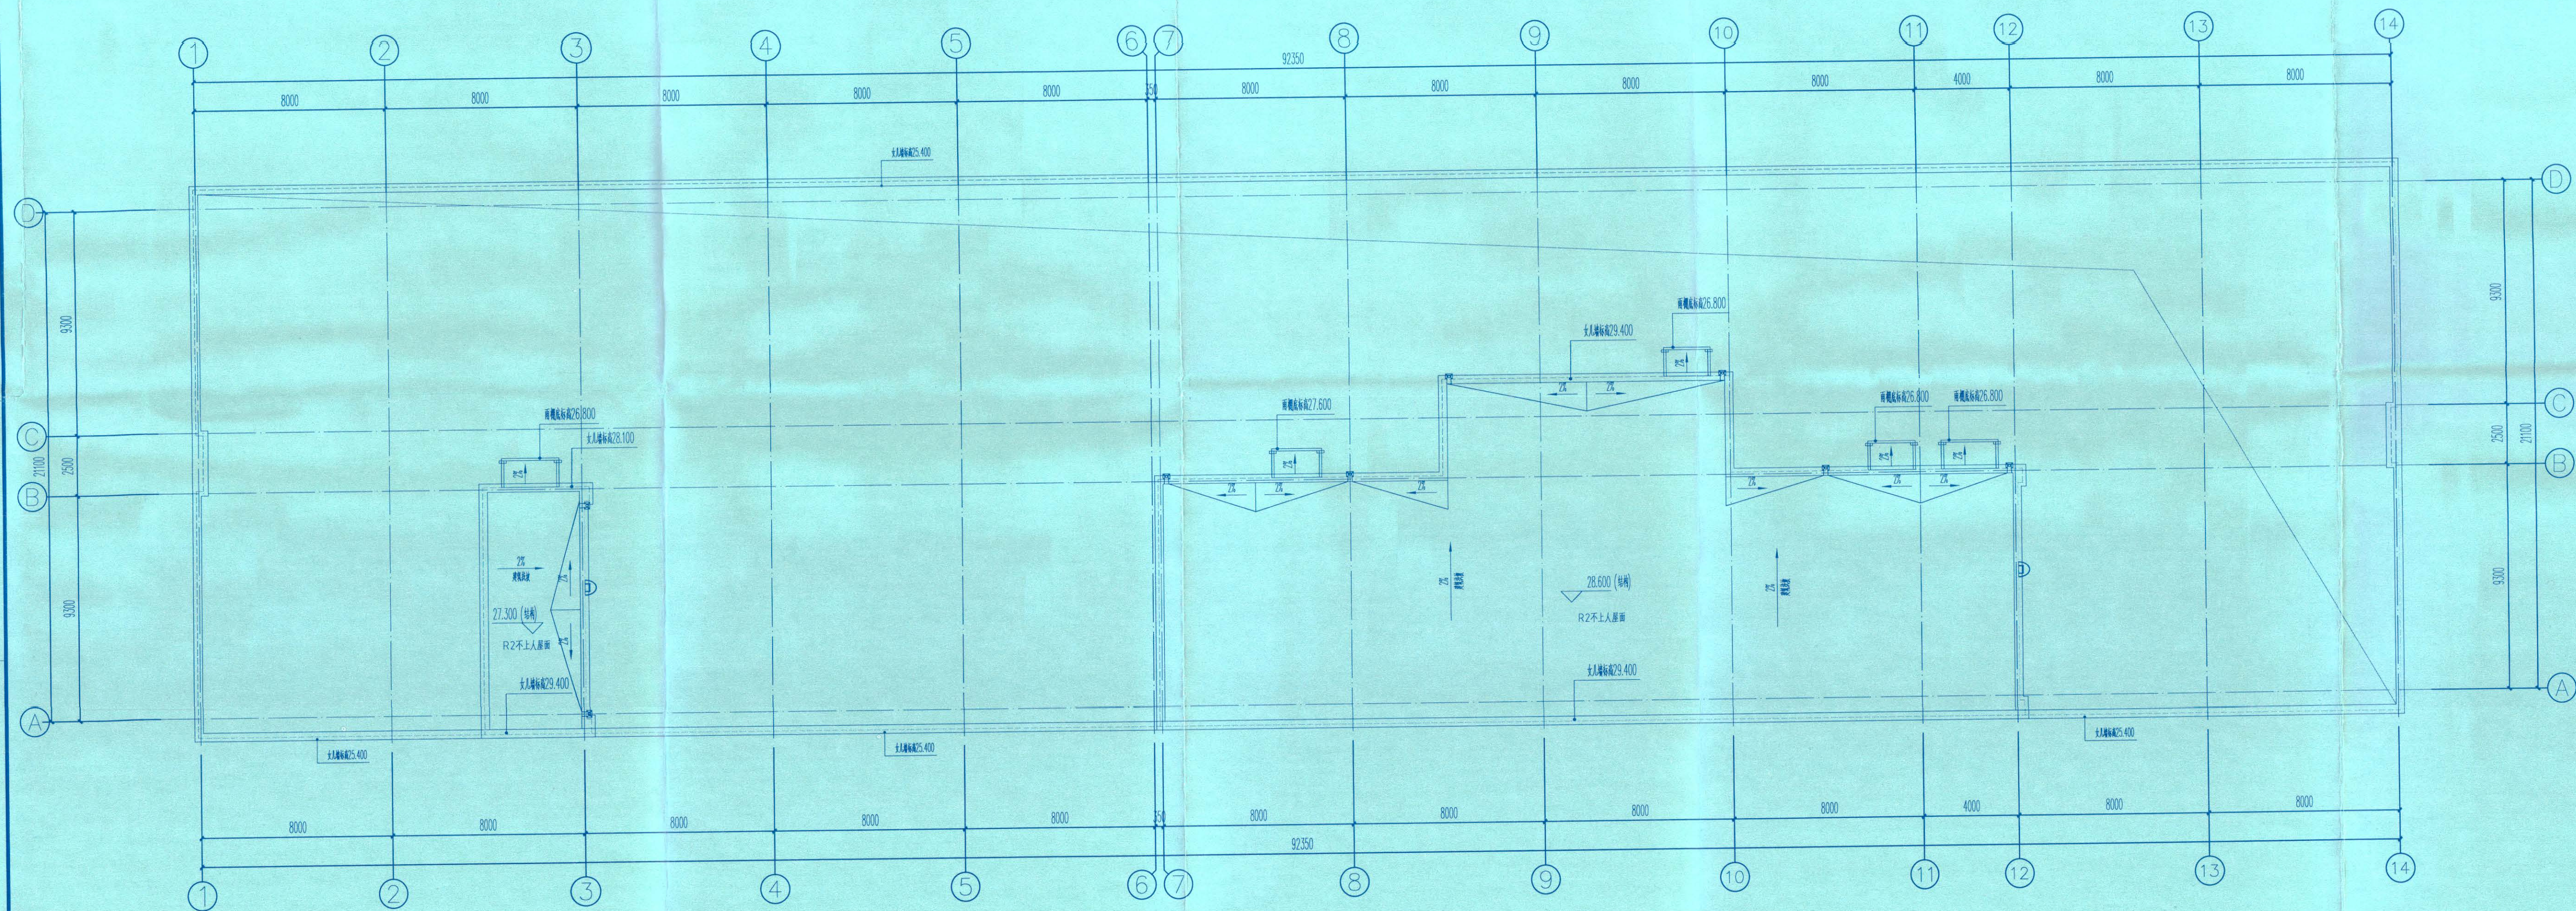

构架层平面图 1:150

0版	方案设计	2024.11
版本 REV.	版本说明 DESCRIPTION	日期 DATE
注册执业印章 REGISTERED STAMP		

注册执业印章 REGISTERED STAMP

中华人民共和国一级注册建筑师

姓名：贾尹杉

注册编号：5100052-073

有效期至：2025年10月

注册类别：Professional Engineer

出图印章：PRINT STAMP



四川省建设工程设计出图专用章
信息产业电子第十一设计研究院科技工程股份有限公司
首席设计大师、工程设计师办公室 李质甲 敬
资质证书编号: A151000523(1) 有效期至: 2026年12月22日

设计单位 DESIGNER

 信惠电子第十一设计研究院科技工程有限公司
The IT Electronics Diweith Design & Research Institute
Scientific and Technological Engineering Corporation Ltd.
中国 成都 新华大道瓦林路 251号
NO. 251 Shuanglin Rd. Xinhua Avenue, Chengdu, China
电话: 8100021 P.C.: 8100021
设计证书:
A131000523

建设单位 OWNER
郑州惠科光电有限公司

项目名称	PROJECT NAME
郑州新型显示基地一期一阶段首期项目	

图纸名称: DRAWING TITLE :
 201 倒班宿舍
 构架层平面图
 行政审批专用章
 4101056302552

设计 Designed by	叶童飞	叶童飞	项目编号 Project No.	202305
校核 Checked by	彭东波	陈飞	设计阶段 Des. Stage	方案设
审核 Reviewed by	陈飞	陈飞	专业 Discipline	建筑
审定 Approved by			比例 Scale	1:500
总设计师 Design Manager	郭庆	郭庆	张号 Sheet No.	03
项目负责人 Project Manager	贾尹杉	贾尹杉		
图号 Drawing No.	HKD-AR201-PR01-00			

图号	HKD-AR201-PR01-00
Drawing No.	