




1~14轴立面图 1:150

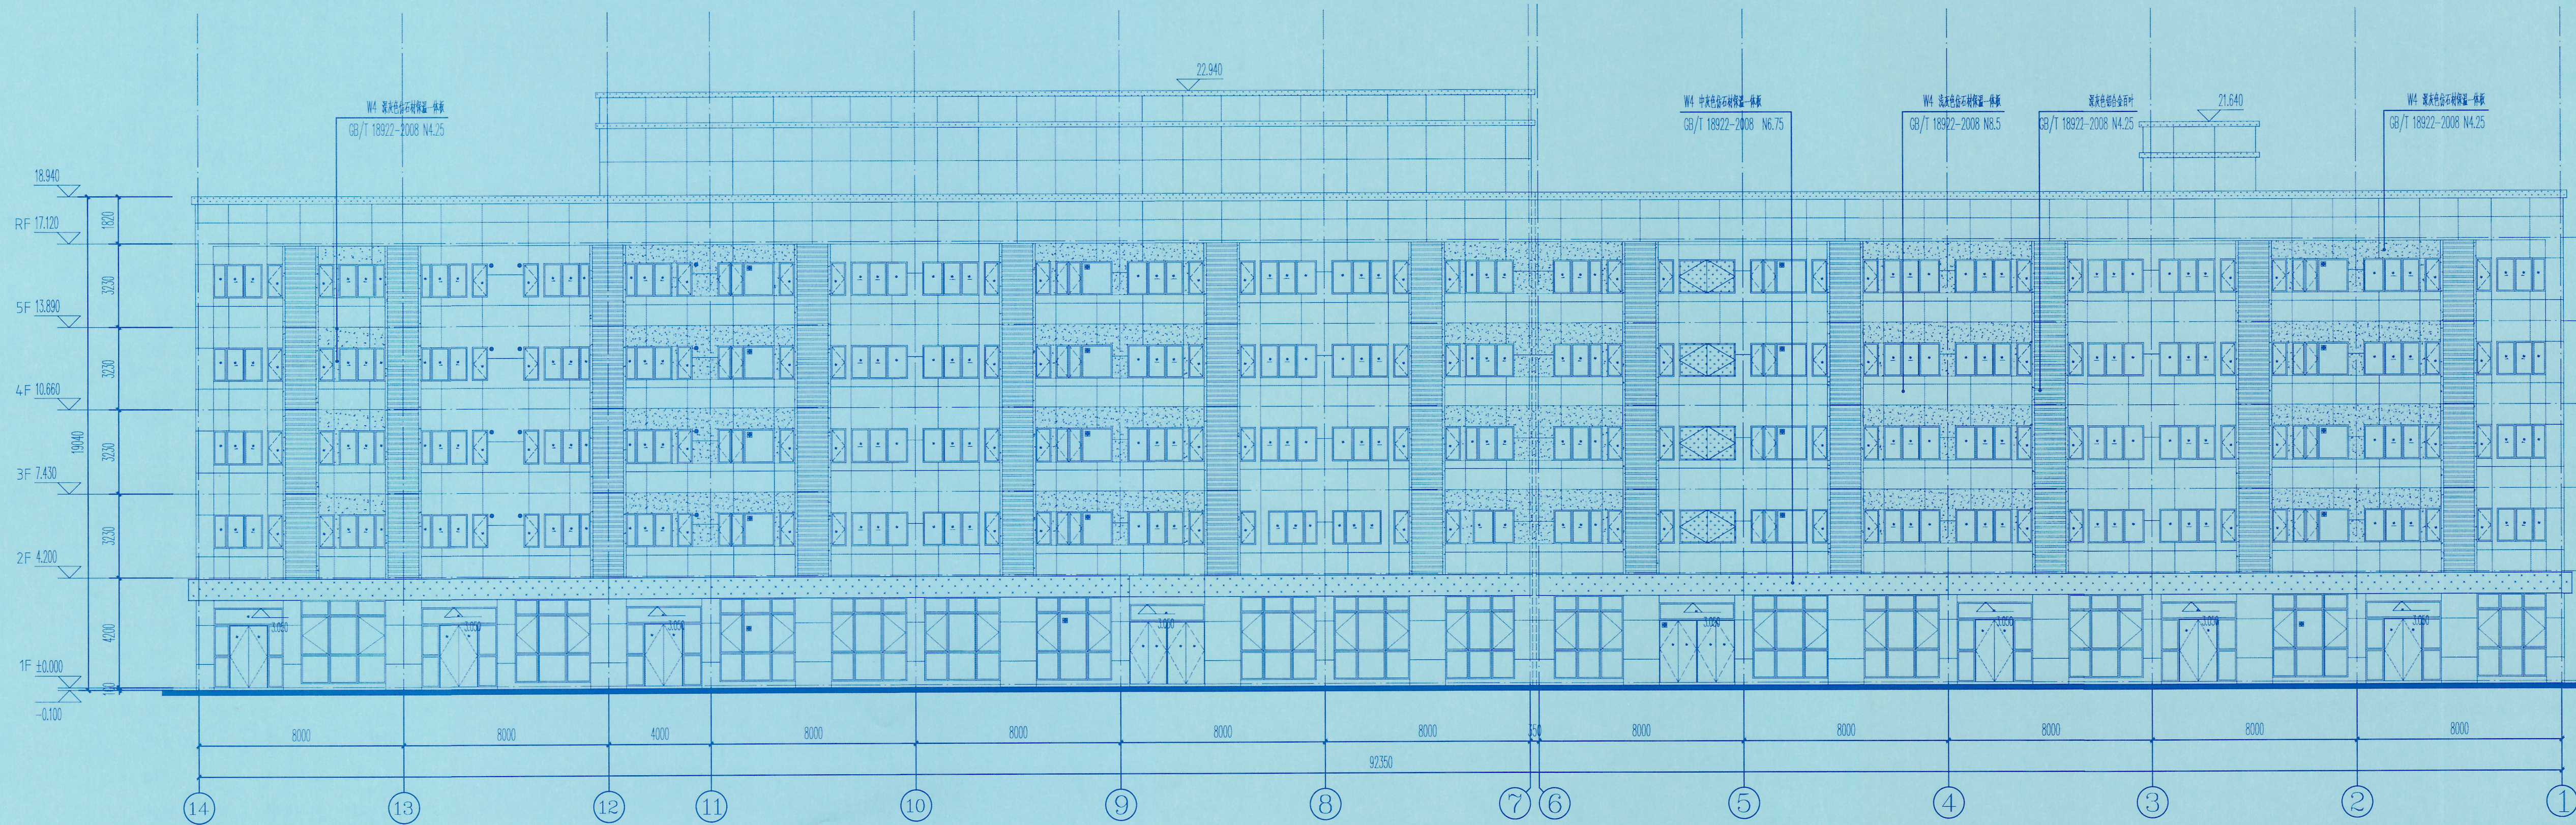

14~1轴立面图 1:150

图例:

- 深灰色仿石材保温一体板
- 中灰色仿石材保温一体板
- 深灰色铝合金百叶
- 浅灰色仿石材保温一体板

● 消防疏散窗
(窗口玻璃于破碎并设置可在室内及室外易于识别的永久性明显标志)

1版	方案设计	2025.3
0版	方案设计	2024.11
版本 REV.	版本说明 DESCRIPTION	日期 DATE

注册执业证书 REGISTERED STAMP
姓名: 贾尹杉
注册号: 5100052-073
有效期至: 2025年10月

注册执业师
Professional Engineer
出图印章 PRINT STAMP

四川省建设工程设计施工图专用章
信息产业电子第十一设计研究院科技工程股份有限公司
资质等级: 工程设计综合资质甲级
资质证书编号: A151000523(1) 有效期至: 2025年12月29日

设计单位 DESIGNER

信息产业电子第十一设计研究院科技工程股份有限公司
The 11 Electronics Eleventh Design & Research Institute
Scientific and Technological Engineering Corporation Ltd.
中国 成都 新中大道东段258号
NO. 251 Shuanglin Rd, Xinmiao Avenue, Chengdu, China
邮编: 610021 P.O. 610021

建设单位 OWNER

郑州嵩科光电有限公司

项目名称 PROJECT NAME

郑州新型显示基地一期一阶段首期项目

图纸名称 DRAWING TITLE:

201 倒班宿舍
1~14轴立面图, 14~1轴立面图

设计 Designed By	叶童飞	项目号 Project No.	2023052
校对 Checked By	彭东波	设计阶段 Des. Stage	方案设计
审核 Reviewed By	陈飞	专业 Discipline	建筑
审定 Approved By	郭庆	比例 Scale	见图
总设计师 Design Manager	郭庆	张号 Sheet No.	04
项目负责人 Project Manager	贾尹杉		
图号 Drawing No.	HKD-AR201-EL01-00		