





屋顶平面图 1:150

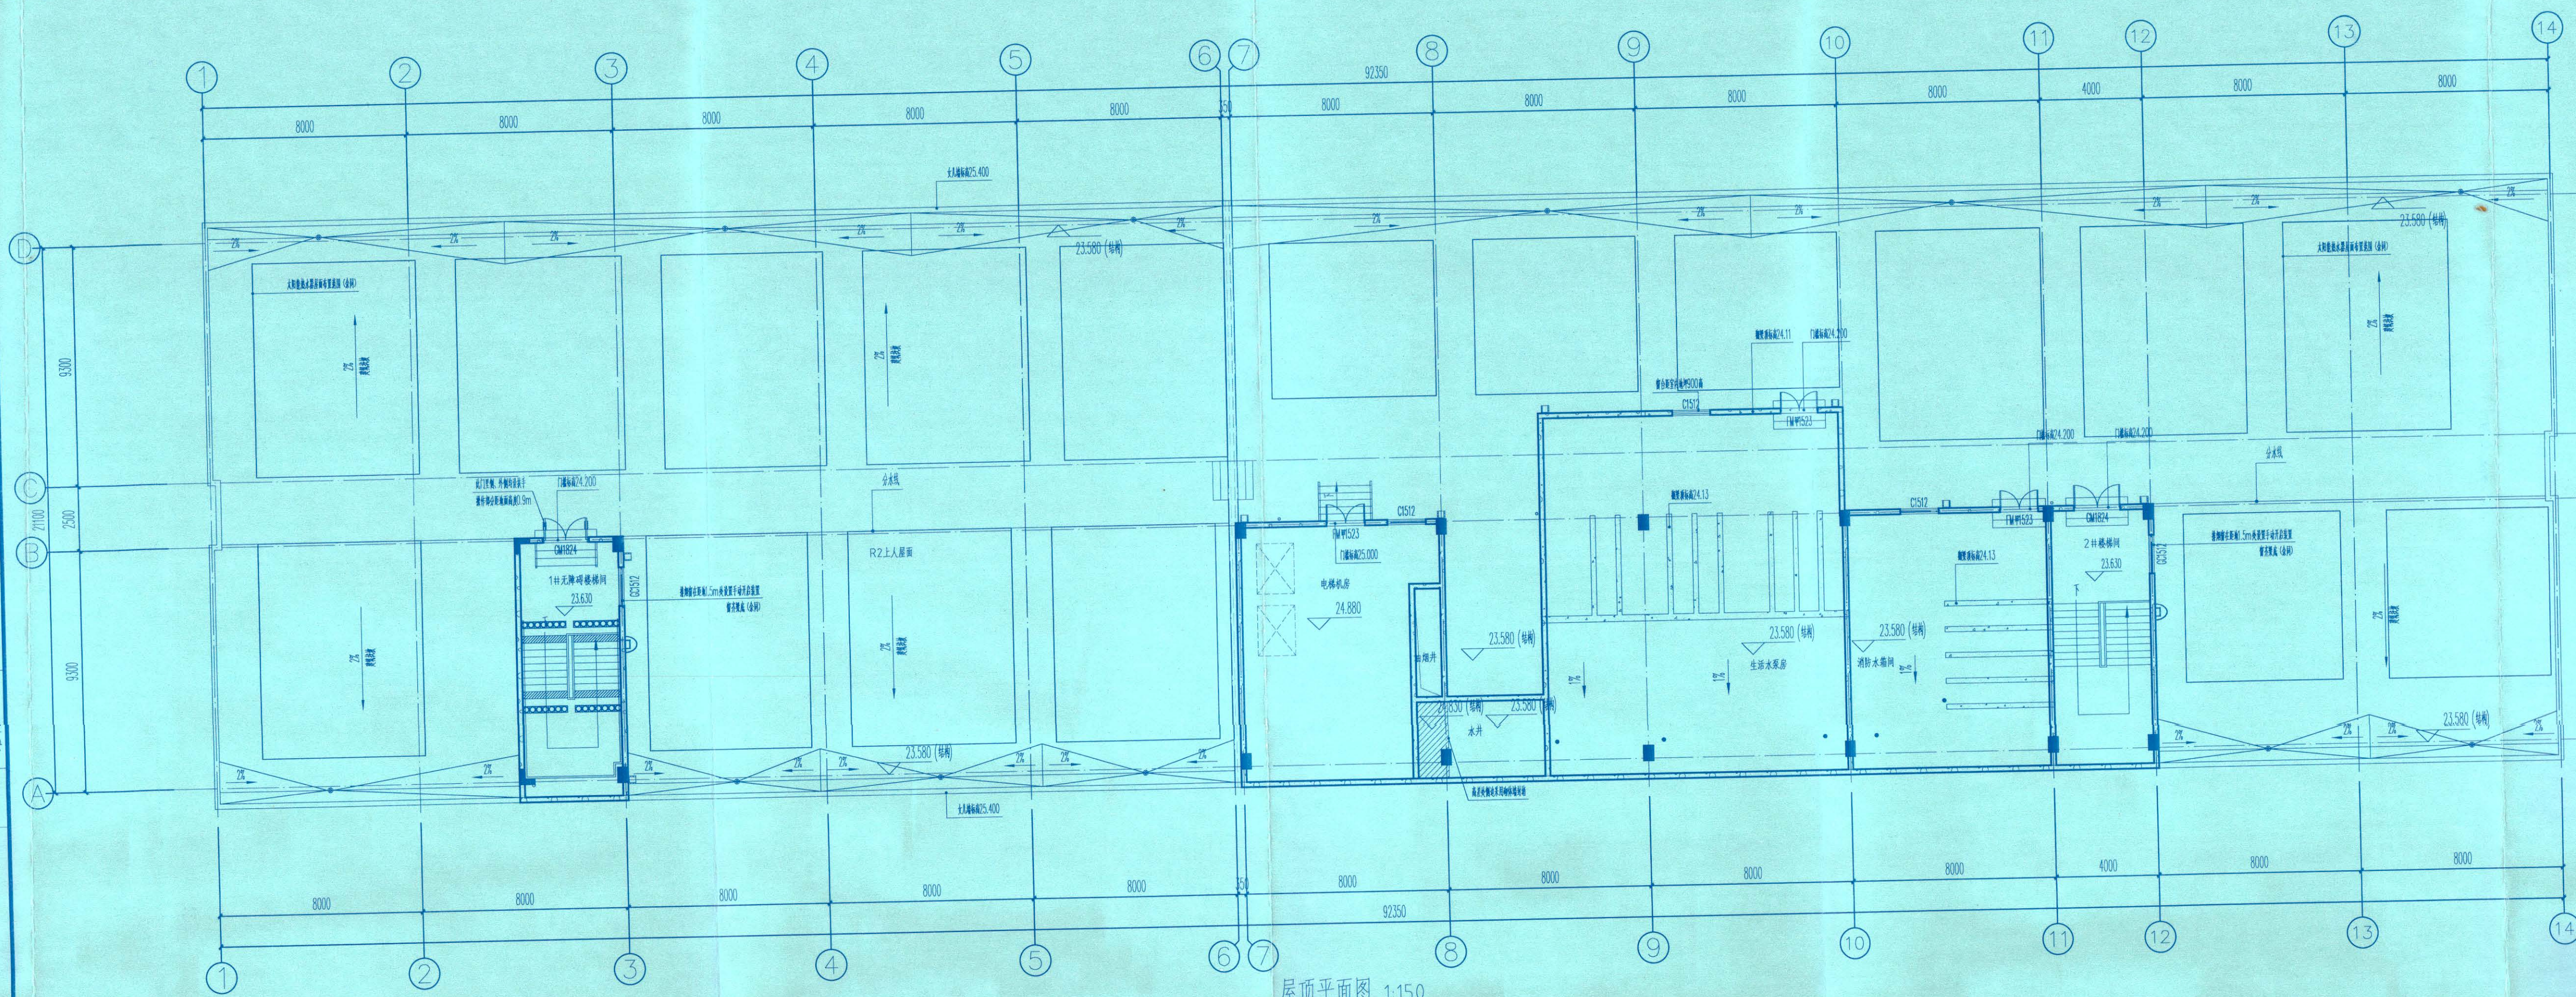


三层平面图 1:150

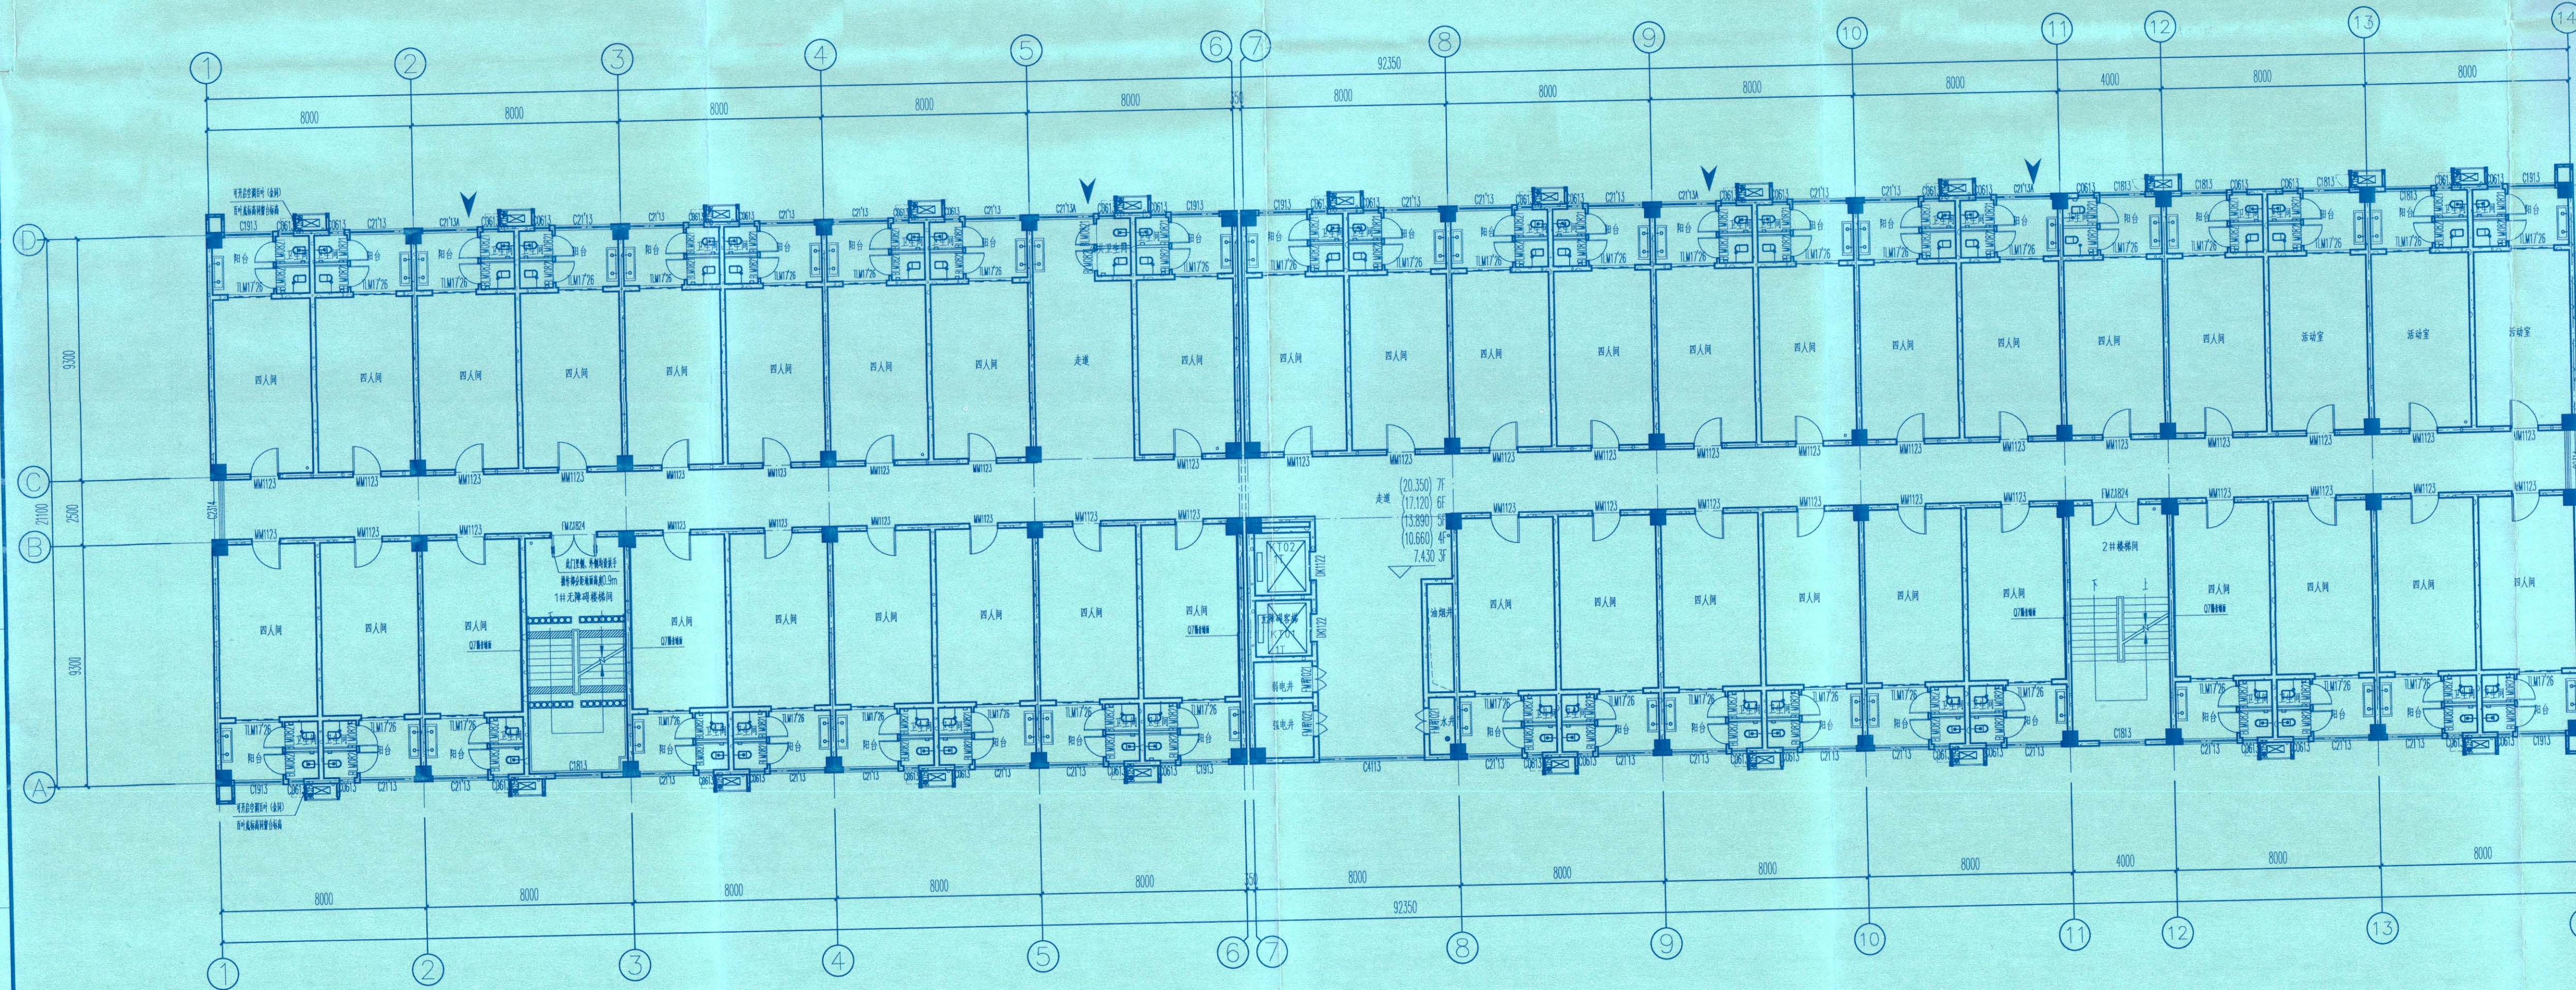

设计人	校对人	审核人	设计人	校对人	审核人
叶童飞	彭东波	陈飞	郭飞	郭飞	郭飞

0版	方案设计	2024.11
REV.	版本说明	日期
	DESCRIPTION	DATE

注册执业印章 REGISTERED STAMP

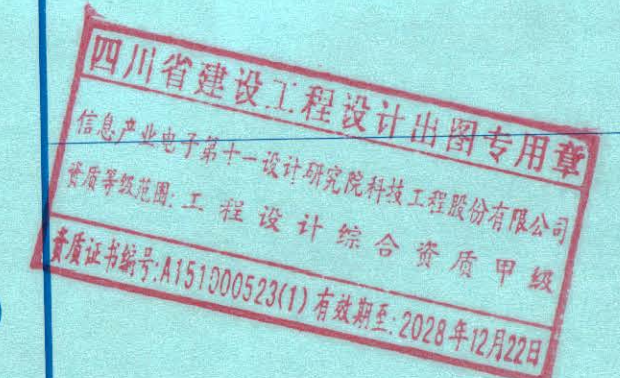

设计单位 DESIGNER

信信产业电子第十一设计研究院科技工程有限公司

The 11 Electronic Design & Research Institute

Scientific and Technological Engineering Corporation Ltd.

中国 成都 新都区新都大道255号

设计证号: A15100052

建设单位 OWNER

郑州惠科光电有限公司

项目名称 PROJECT NAME

郑州新型显示基地一期一阶段首期项目



设计	叶童飞	项目号	2023052
Designed By	叶童飞	Project No.	2023052
校对	彭东波	设计阶段	方案设计
Checked By	彭东波	Des. Stage	方案设计
审核	陈飞	专业	建筑
Reviewed By	陈飞	Discipline	建筑
审定	郭飞	比例	见图
Approved By	郭飞	Scale	见图
设计负责人	郭飞	张号	02
Design Manager	郭飞	Sheet No.	02
项目负责人	贾尹杉	图号	
Project Manager	贾尹杉	Drawing No.	

图号 HKD-AR201-PL02-00